



План расположения оборудования

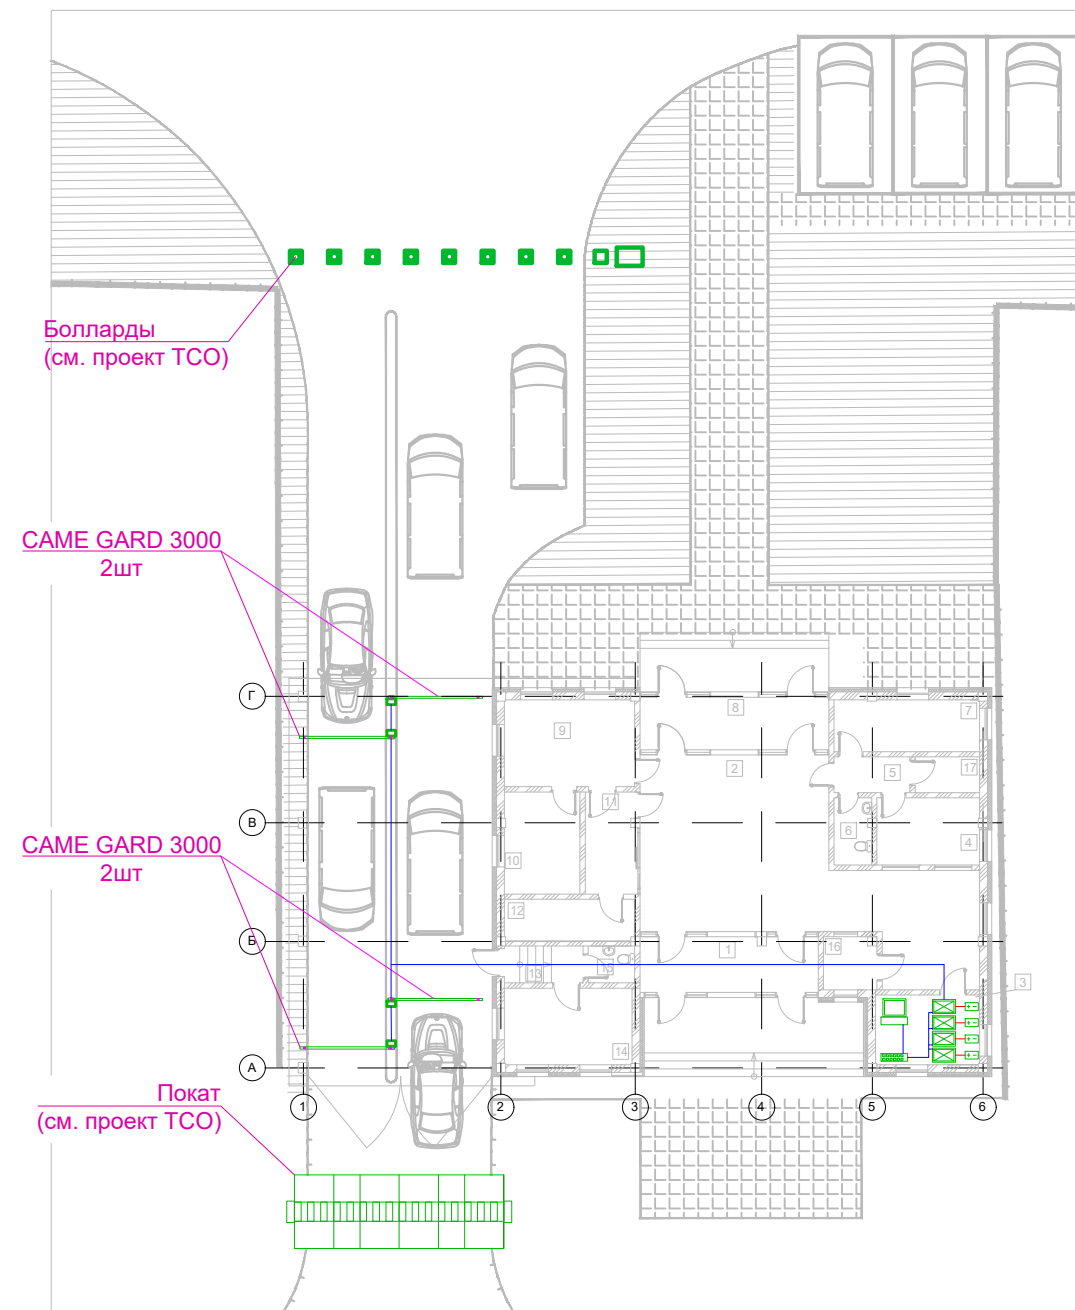

- Контроллер СКУД
- Источник питания
- Рабочее место оператора
- Электрический кабель
- Кабель UTP
- Коммутатор

Схема подключений: Castle EP в режиме "шлагбаум"

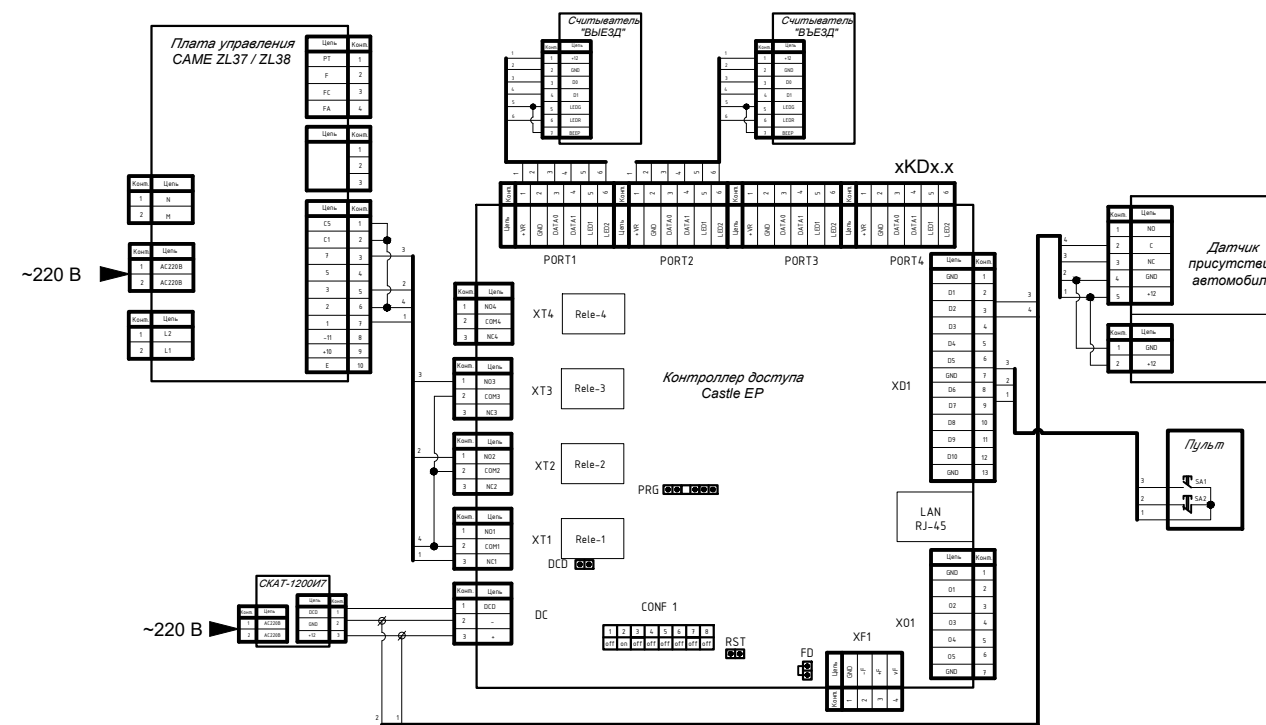

1. Для контроллеров шлагбаума 1ШБ5.1-1ШБ5.4 считыватель №2 не используется.

Согласовано

Взамен инв.№

Подпись и дата

Инв. № подл.

Строительство складского комплекса по адресу: г. Москва					
Изм.	Кол.уч.	Лист	N док.	Подпись	Дата
Разраб.					
Проверил					
ГИП					
Рук.пр.					
Н.контр.					
Комплексная система безопасности. Здание КПП. Система контроля и управления доступом				Стадия	Лист
Схема расположения оборудования. Схема подключения оборудования.					Листов
				1	